


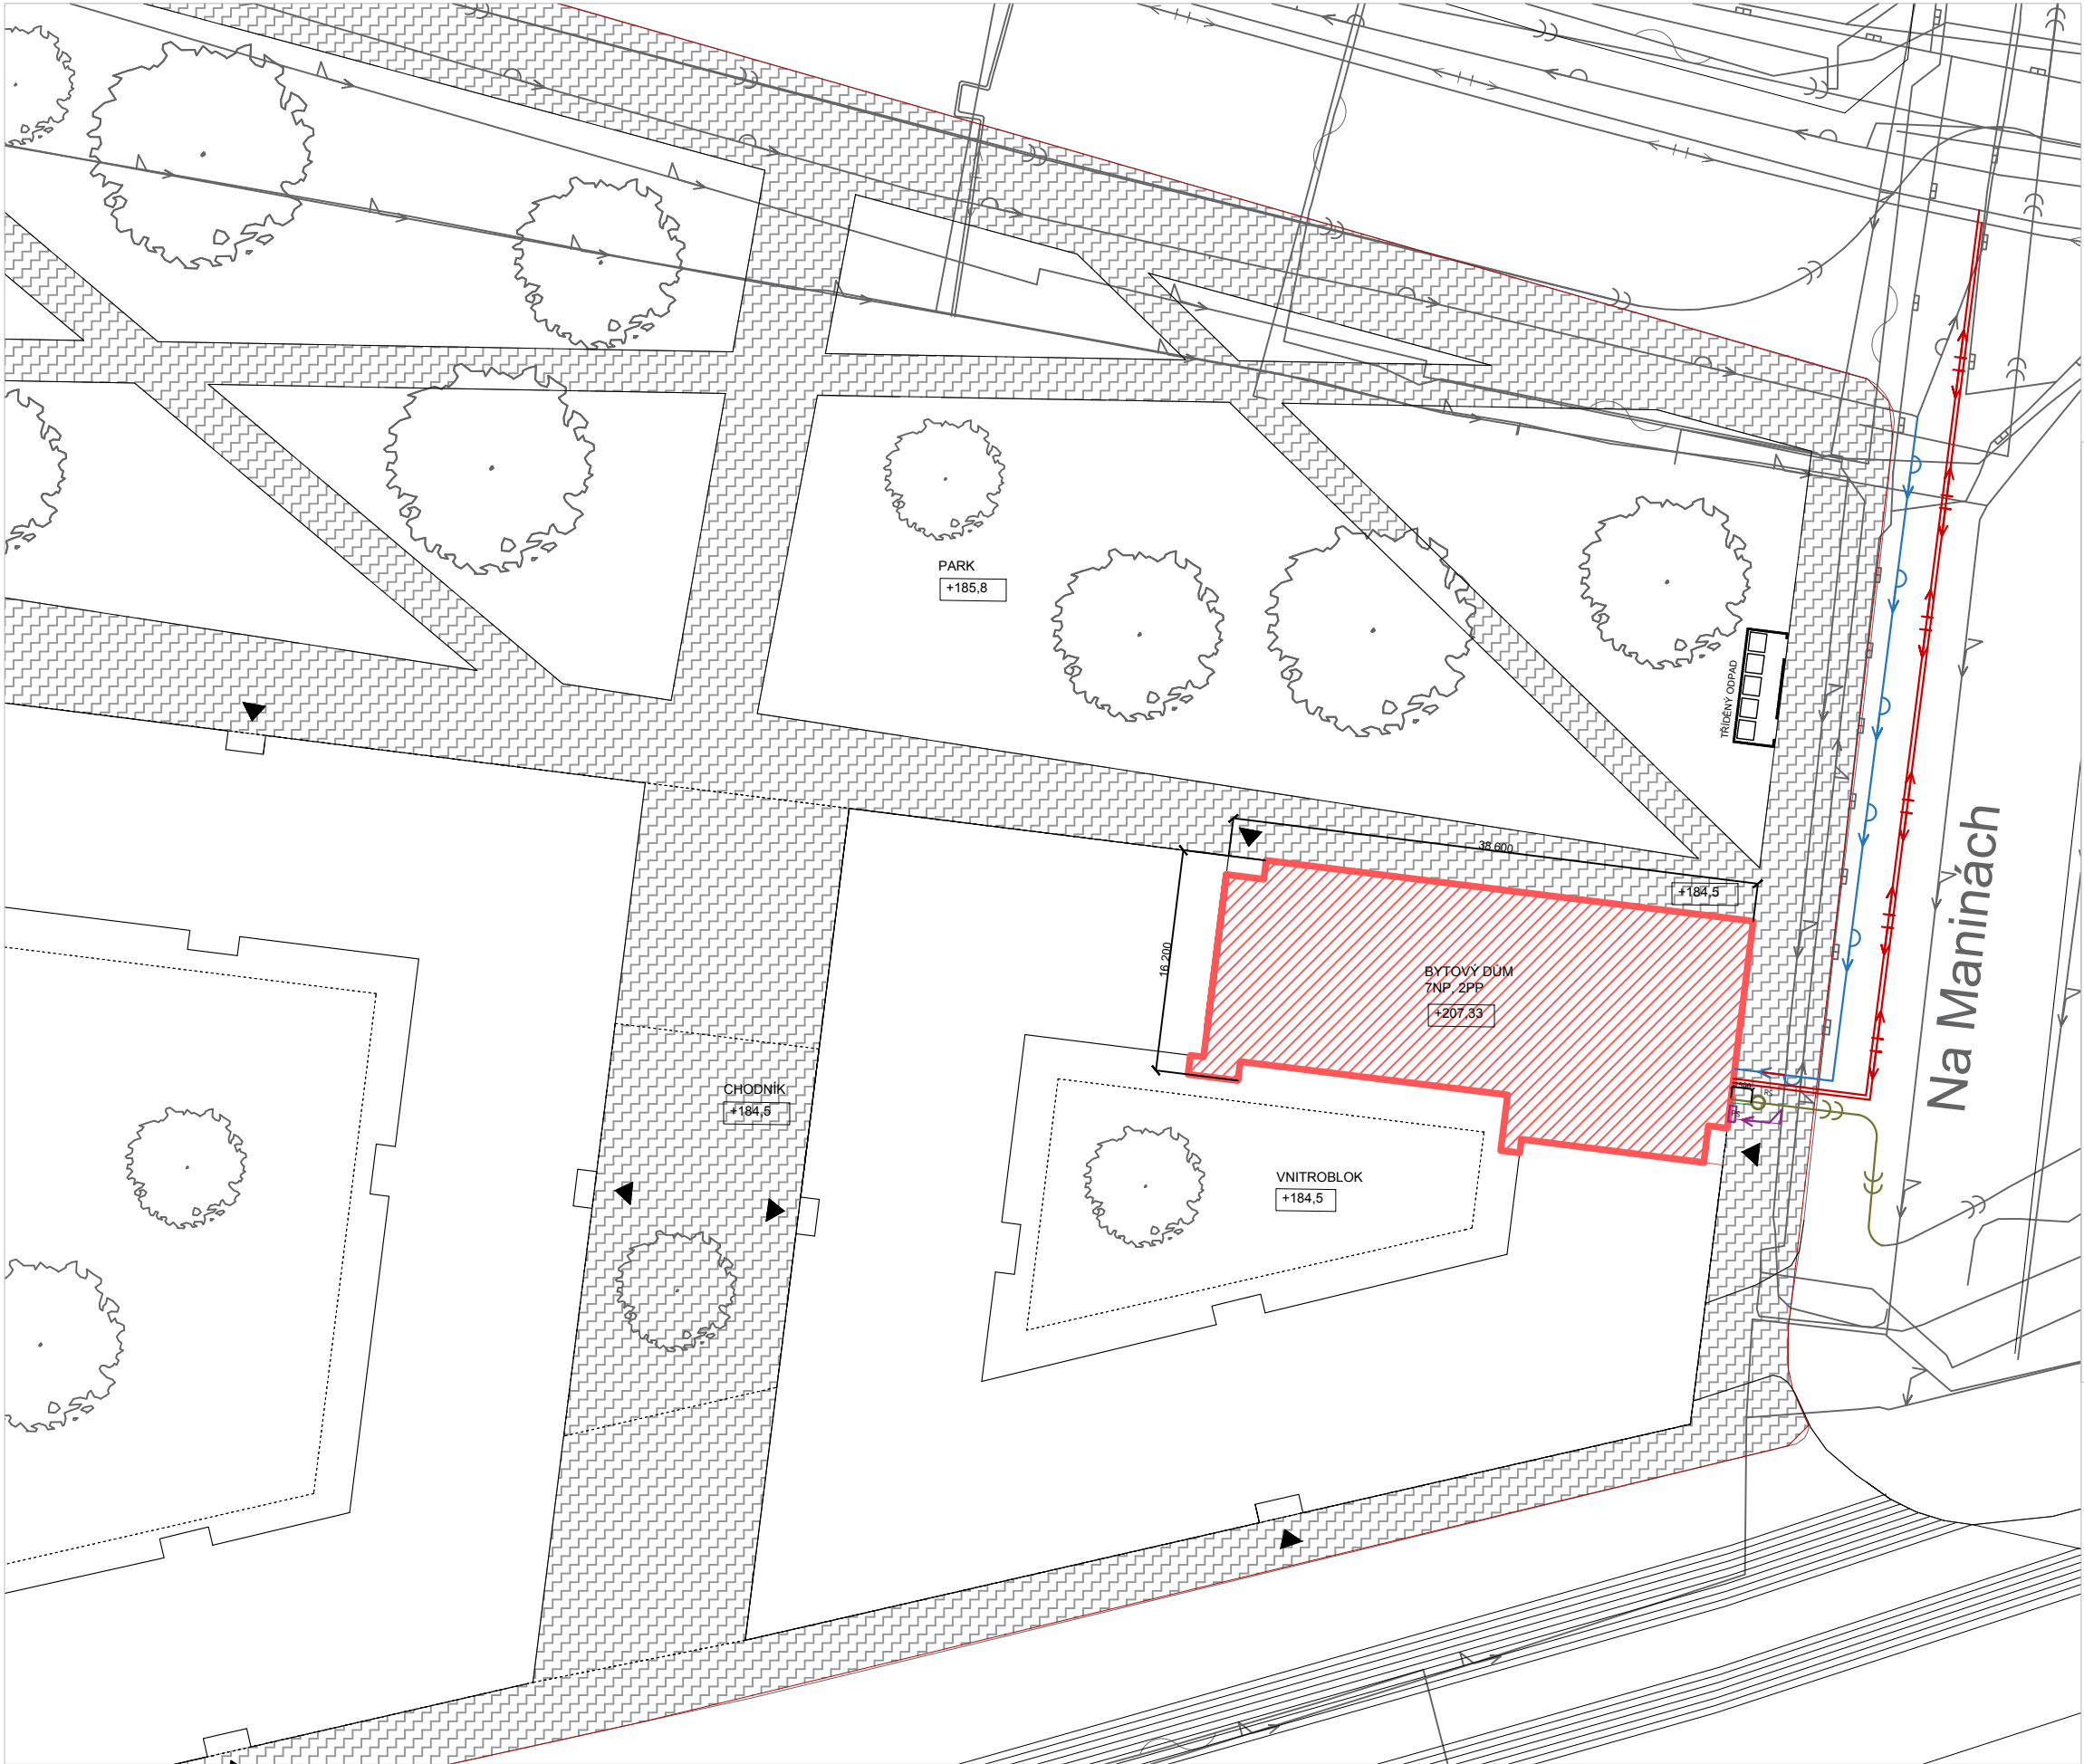

LEGENDA

- HRANICE POZEMKU
- BYTOVÝ DŮM
- ZPEVNĚNÉ PLOCHY
- VSTUP DO OBJEKTU
- RŠ REVIZNÍ ŠACHTA
- PS PŘIPOJOVACÍ SKŘÍŇ


STÁVAJÍCÍ INŽENÝRSKÉ SÍTĚ

- VODOVOD
- PODZEMNÍ EL. VEDENÍ SILNOPROUD
- KANALIZACE SPLAŠKOVÁ
- PLYNOVOD STL
- PODZEMNÍ EL. VEDENÍ SLABOPROUD
- TEPLOVOD

NOVÉ INŽENÝRSKÉ SÍĚ - PŘÍPOJKY

- VODOVOD
- PODZEMNÍ EL. VEDENÍ SILNOPROUD
- KANALIZACE SPLAŠKOVÁ
- TEPLOVOD

Vedoucí ústavu	doc. Ing. arch. Michal Kohout		
Vedoucí atelieru	MgA. Ondřej Císlar, Ph.D.		
Konzultant	doc. Ing. Václav Bystřický, CSc.		
Vypracovala	Marta Waloszková		
projekt : BYTOVÝ DŮM V HOLEŠOVICÍCH Na Maninách, Praha 7, Bpv: ±0,000 = 184,5 mm		formát	A3
obsah : SITUACE		datum	05/2017
		část	TZB
		měřítko:	č. výkresu:
		1:500	F 3.3.1

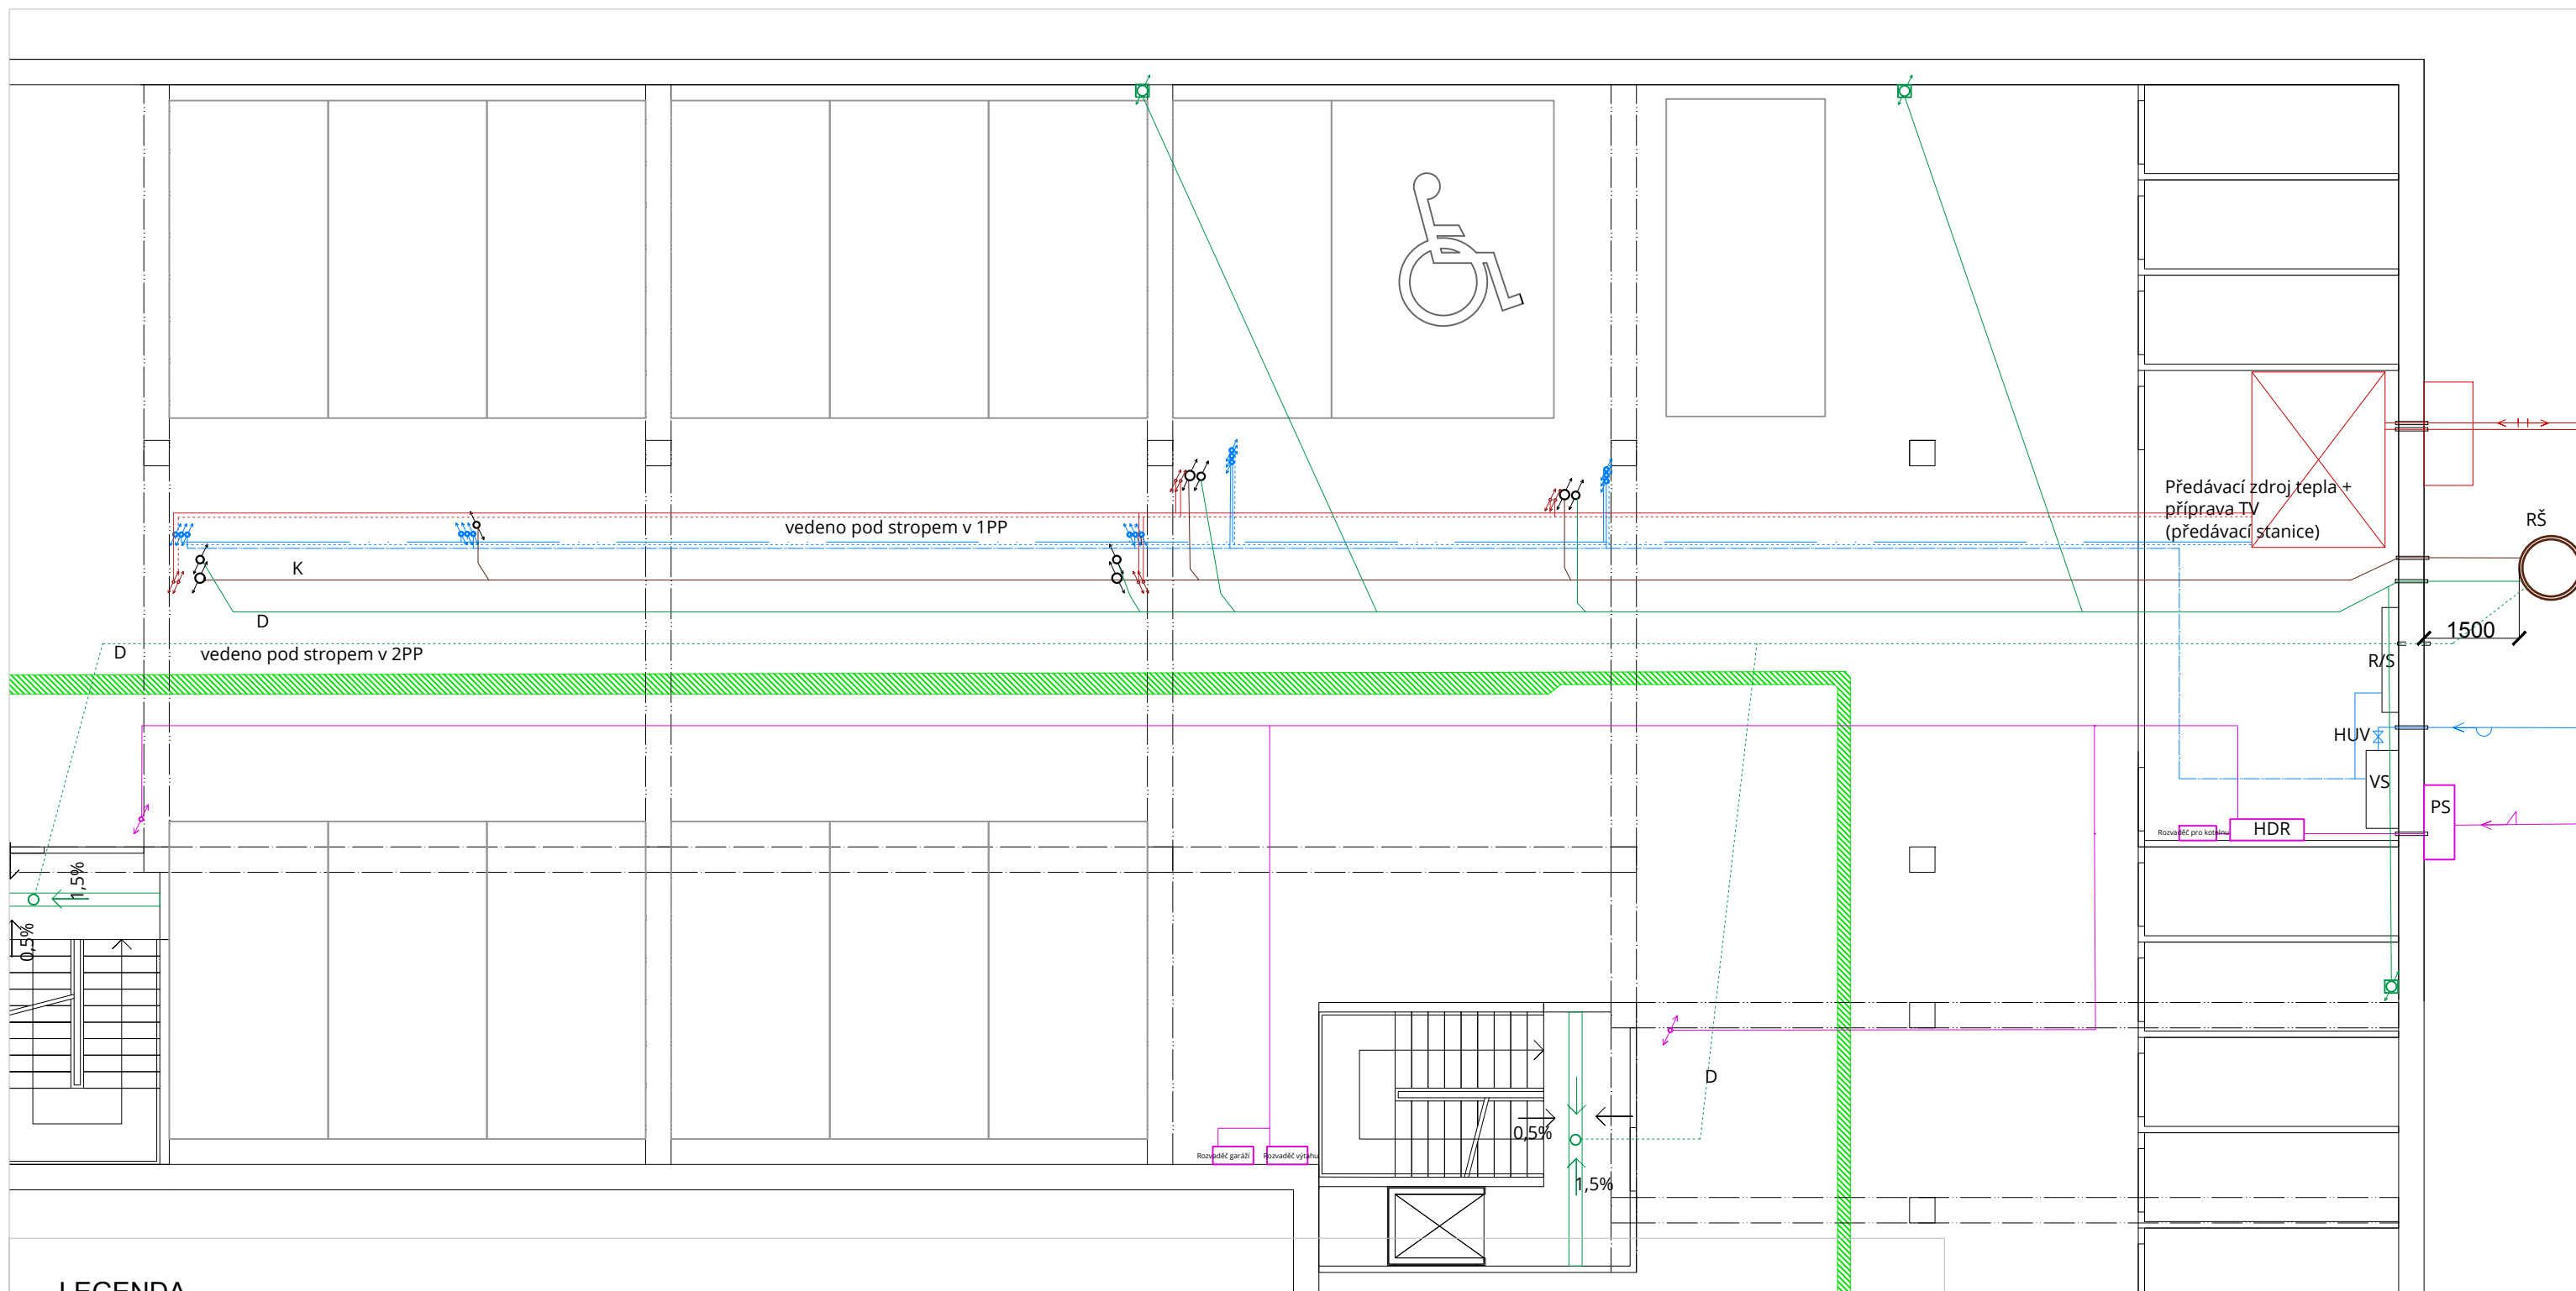

LEGENDA

VZDUCHOTECHNIKA

VZT

STOUPACÍ POTRUBÍ



ODVOD VZDUCHU

_____ SDK PODHLED

KANALIZACE

———— PŘIPOJOVACÍ POTRUBÍ

DEŠŤOVÉ POTRUBÍ

VYTÁPĚNÍ

----- PŘÍVODNÍ POTRUBÍ - V PODLAZE

VRATNÉ POTRUBÍ - V PODLAZE

T STOUPACÍ POTRUBÍ

DOT DESKOVÉ OTOPNÉ TĚLESO

POK PODLAHOVÝ OTOPNÝ KONVEKTOR

VODOVOD

STUDENÁ VODA

TEPLÁ VODA

..... CÍRKULAČNÍ VODA

V STOUPACÍ POTRUBÍ

HUV Hlavní Uzávěr Vody

VS VODOMĚRNÁ SESTAVA

ELEKTROINSTALACE

_____ EL. ROZVOD

HDR Hlavní domovní rozvaděč


PR PATROVÝ ROZVADĚČ

BR BYTOVÝ ROZVADĚČ

 EL. PŘÍMOTOPNÉ PODLAHOVÉ VYTÁPĚNÍ

----- NENÍ SOUČÁSTÍ BAKALÁŘSKÉ PRÁCE

Vedoucí ústavu	doc. Ing. arch. Michal Kohout			
Vedoucí atelieru	MgA. Ondřej Císlar, Ph.D.			
Konzultant	doc. Ing. Václav Bystřický, CSc.			
Vypracovala	Marta Waloszková			
projekt :			formát	A3
BYTOVÝ DŮM V HOLEŠOVICÍCH Na Maninách, Praha 7, Bpv: ±0,000 = 184,5 mmn			datum	05/2017
			část	TZB
obsah :			měřítko:	č. výkresu:
PŮDORYS 1PP			1:100	F 3.3.2

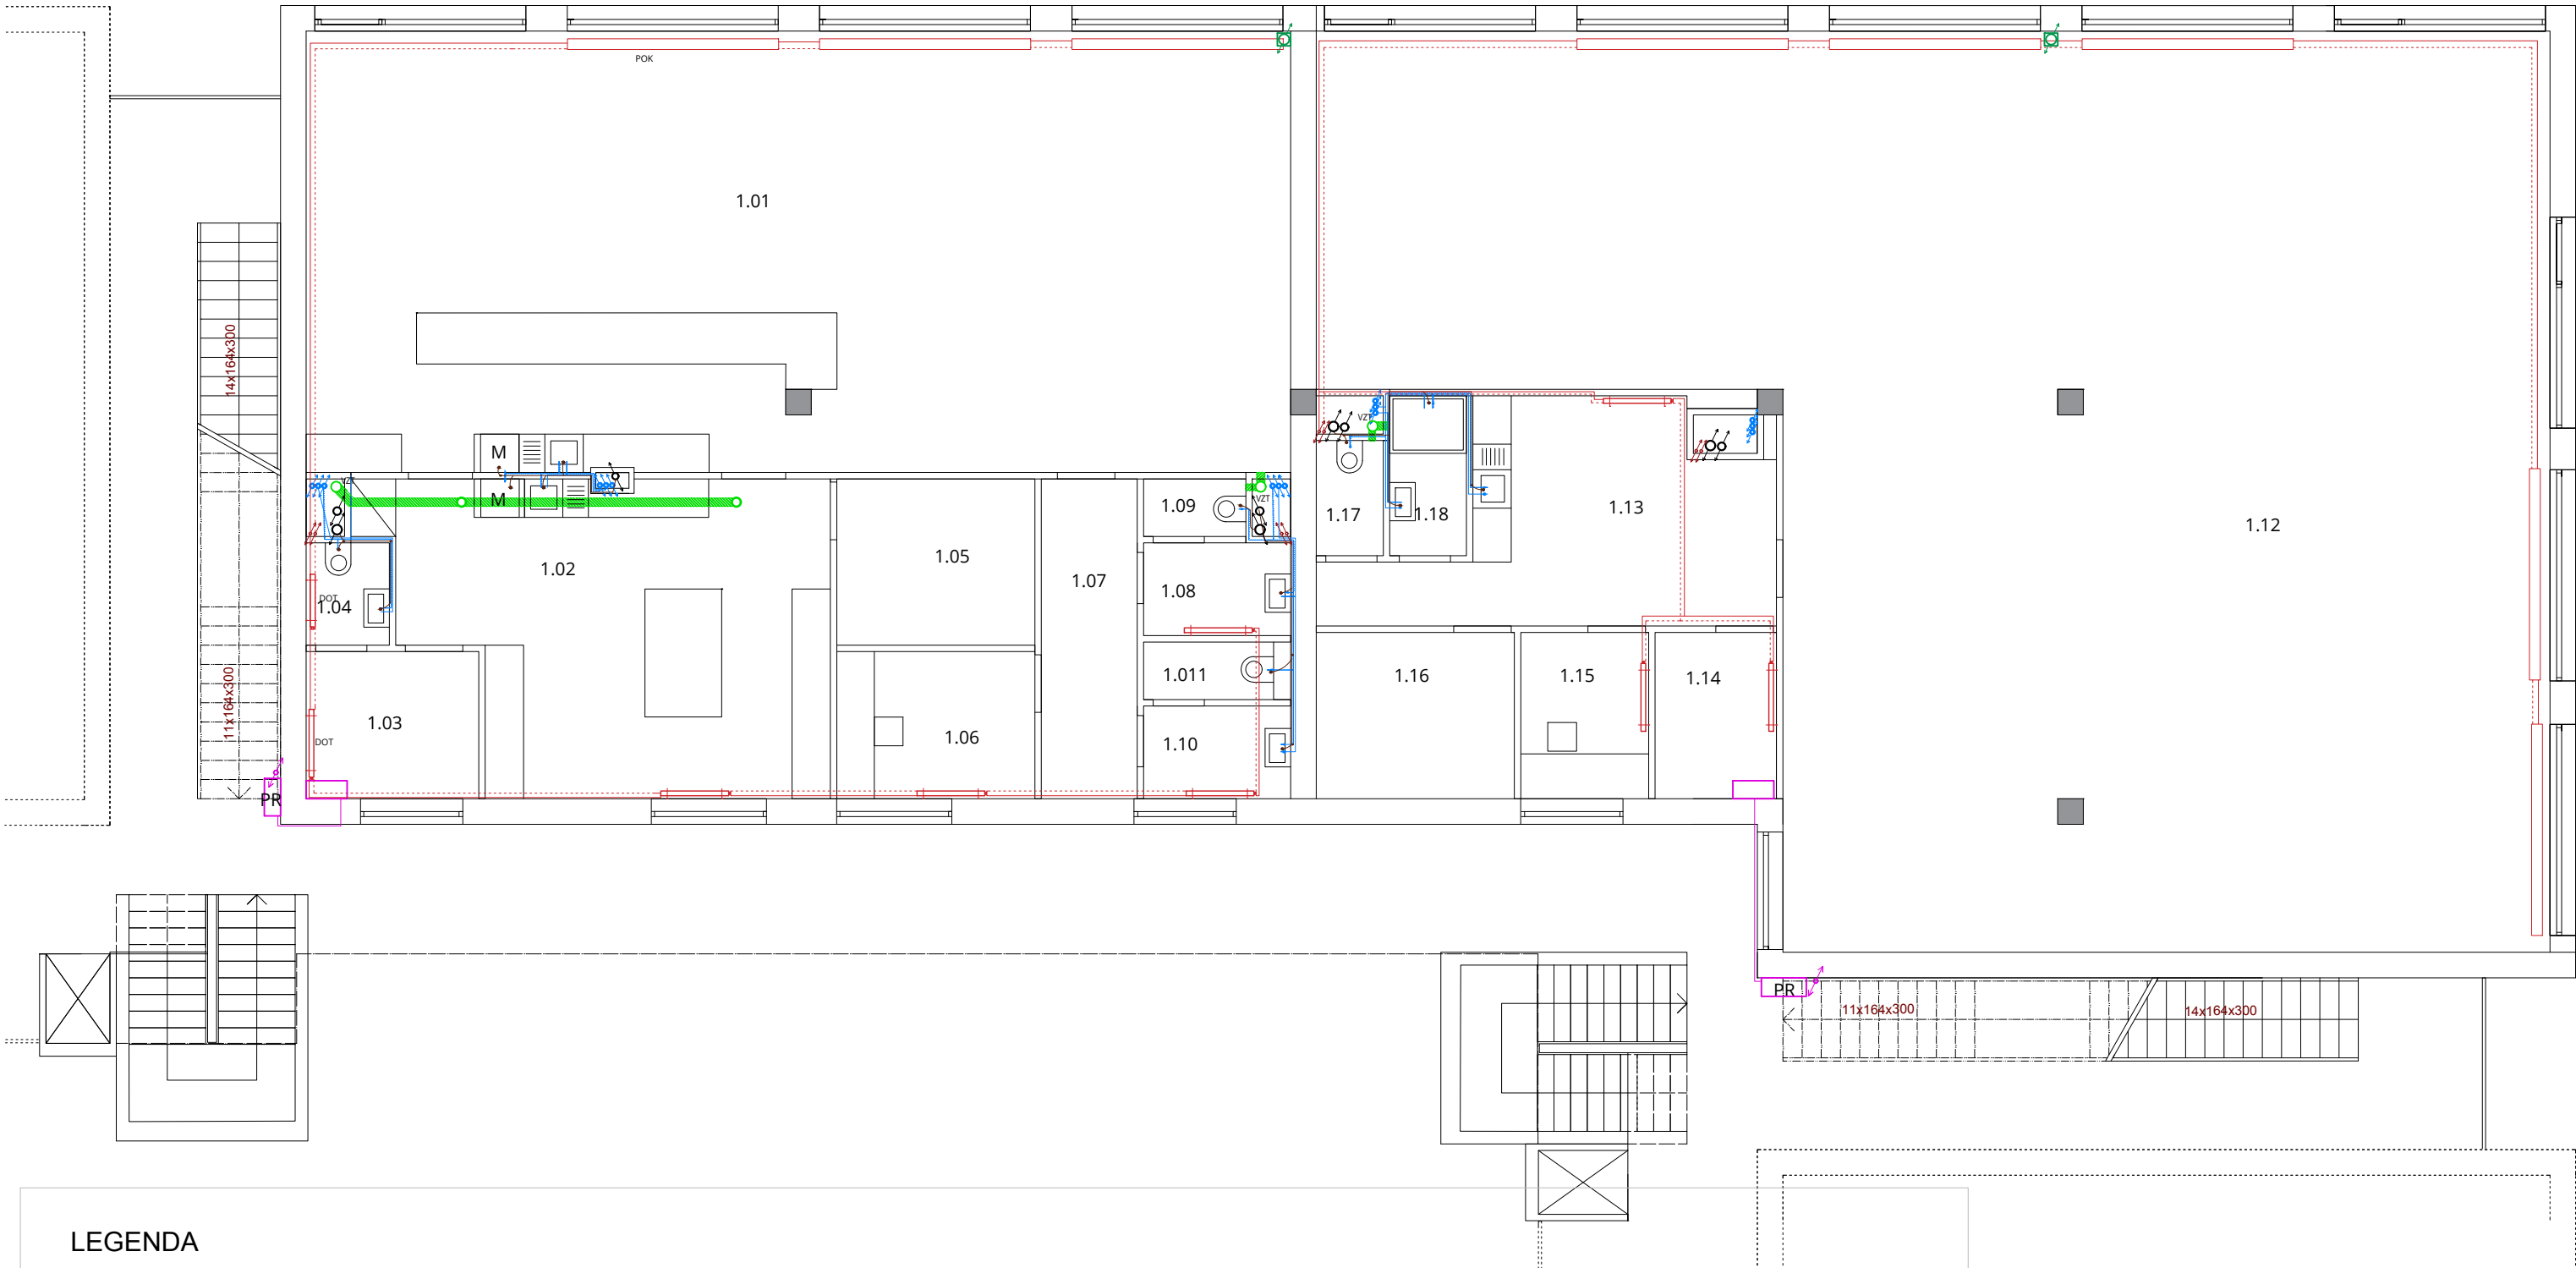

LEGENDA

VZDUCHOTECHNIKA

- VZT
- STOUPACÍ POTRUBÍ
 - ODVOD VZDUCHU
 - SDK PODHLED

KANALIZACE

- PŘIPOJOVACÍ POTRUBÍ
- DEŠŤOVÉ POTRUBÍ

VYTÁPĚNÍ

- PŘÍVODNÍ POTRUBÍ - V PODLAŽE
- VRATNÉ POTRUBÍ - V PODLAŽE
- T
- STOUPACÍ POTRUBÍ
- DOT
- DESKOVÉ OTOPNÉ TĚLESO
- POK
- PODLAHOVÝ OTOPNÝ KONVEKTOR

VODOVOD

- STUDENÁ VODA
- TEPLÁ VODA
- CÍRKULAČNÍ VODA
- V
- STOUPACÍ POTRUBÍ
- HUV
- HLAVNÍ UZÁVĚR VODY
- VS
- VODOMĚRNÁ SESTAVA

ELEKTROINSTALACE

- EL. ROZVOD
- HDR
- HLAVNÍ DOMOVNÍ ROZVADĚČ
- PR
- PATROVÝ ROZVADĚČ
- BR
- BYTOVÝ ROZVADĚČ
- EL. PŘÍMOTOPNÉ PODLAHOVÉ VYTÁPĚNÍ
- NENÍ SOUČÁSTÍ BAKALÁŘSKÉ PRÁCE

Vedoucí ústavu	doc. Ing. arch. Michal Kohout		
Vedoucí atelieru	MgA. Ondřej Císlar, Ph.D.		
Konzultant	doc. Ing. Václav Bystřický, CSc.		
Vypracovala	Marta Waloszková		
projekt :		formát	A3
BYTOVÝ DŮM V HOLEŠOVICÍCH		datum	05/2017
Na Maninách, Praha 7, Bpv: ±0,000 = 184,5 mm		část	TZB
obsah :		měřítko:	č. výkresu:
PŮDORYS 1NP		1:100	F 3.3.3



LEGENDA

VZDUCHOTECHNIKA

- VZT
- STOUPACÍ POTRUBÍ
 - ODVOD VZDUCHU
 - SDK PODHLED

KANALIZACE

- PŘIPOJOVACÍ POTRUBÍ
- DEŠŤOVÉ POTRUBÍ

VYTÁPĚNÍ

- PŘÍVODNÍ POTRUBÍ - V PODLAŽE
- VRATNÉ POTRUBÍ - V PODLAŽE
- T
- STOUPACÍ POTRUBÍ
- DOT
- DESKOVÉ OTOPNÉ TĚLESO
- POK
- PODLAHOVÝ OTOPNÝ KONVEKTOR


VODOVOD

- STUDENÁ VODA
- TEPLÁ VODA
- CÍRKULAČNÍ VODA
- V
- STOUPACÍ POTRUBÍ
- HUV
- HLAVNÍ UZÁVĚR VODY
- VS
- VODOMĚRNÁ SESTAVA

ELEKTROINSTALACE

- EL. ROZVOD
- HDR
- HLAVNÍ DOMOVNÍ ROZVADĚČ
- PR
- PATROVÝ ROZVADĚČ
- BR
- BYTOVÝ ROZVADĚČ
- EL. PŘÍMOTOPNÉ PODLAHOVÉ VYTÁPĚNÍ
- NENÍ SOUČÁSTÍ BAKALÁŘSKÉ PRÁCE

Vedoucí ústavu	doc. Ing. arch. Michal Kohout		
Vedoucí atelieru	MgA. Ondřej Císlar, Ph.D.		
Konzultant	doc. Ing. Václav Bystřický, CSc.		
Vypracovala	Marta Waloszková		
projekt : BYTOVÝ DŮM V HOLEŠOVICÍCH Na Manínách, Praha 7, Bpv: ±0,000 = 184,5 mm		formát	A3
		datum	05/2017
		část	TZB
obsah : PŮDORYS 2NP		měřítko: 1:100	č. výkresu: F 3.3.4

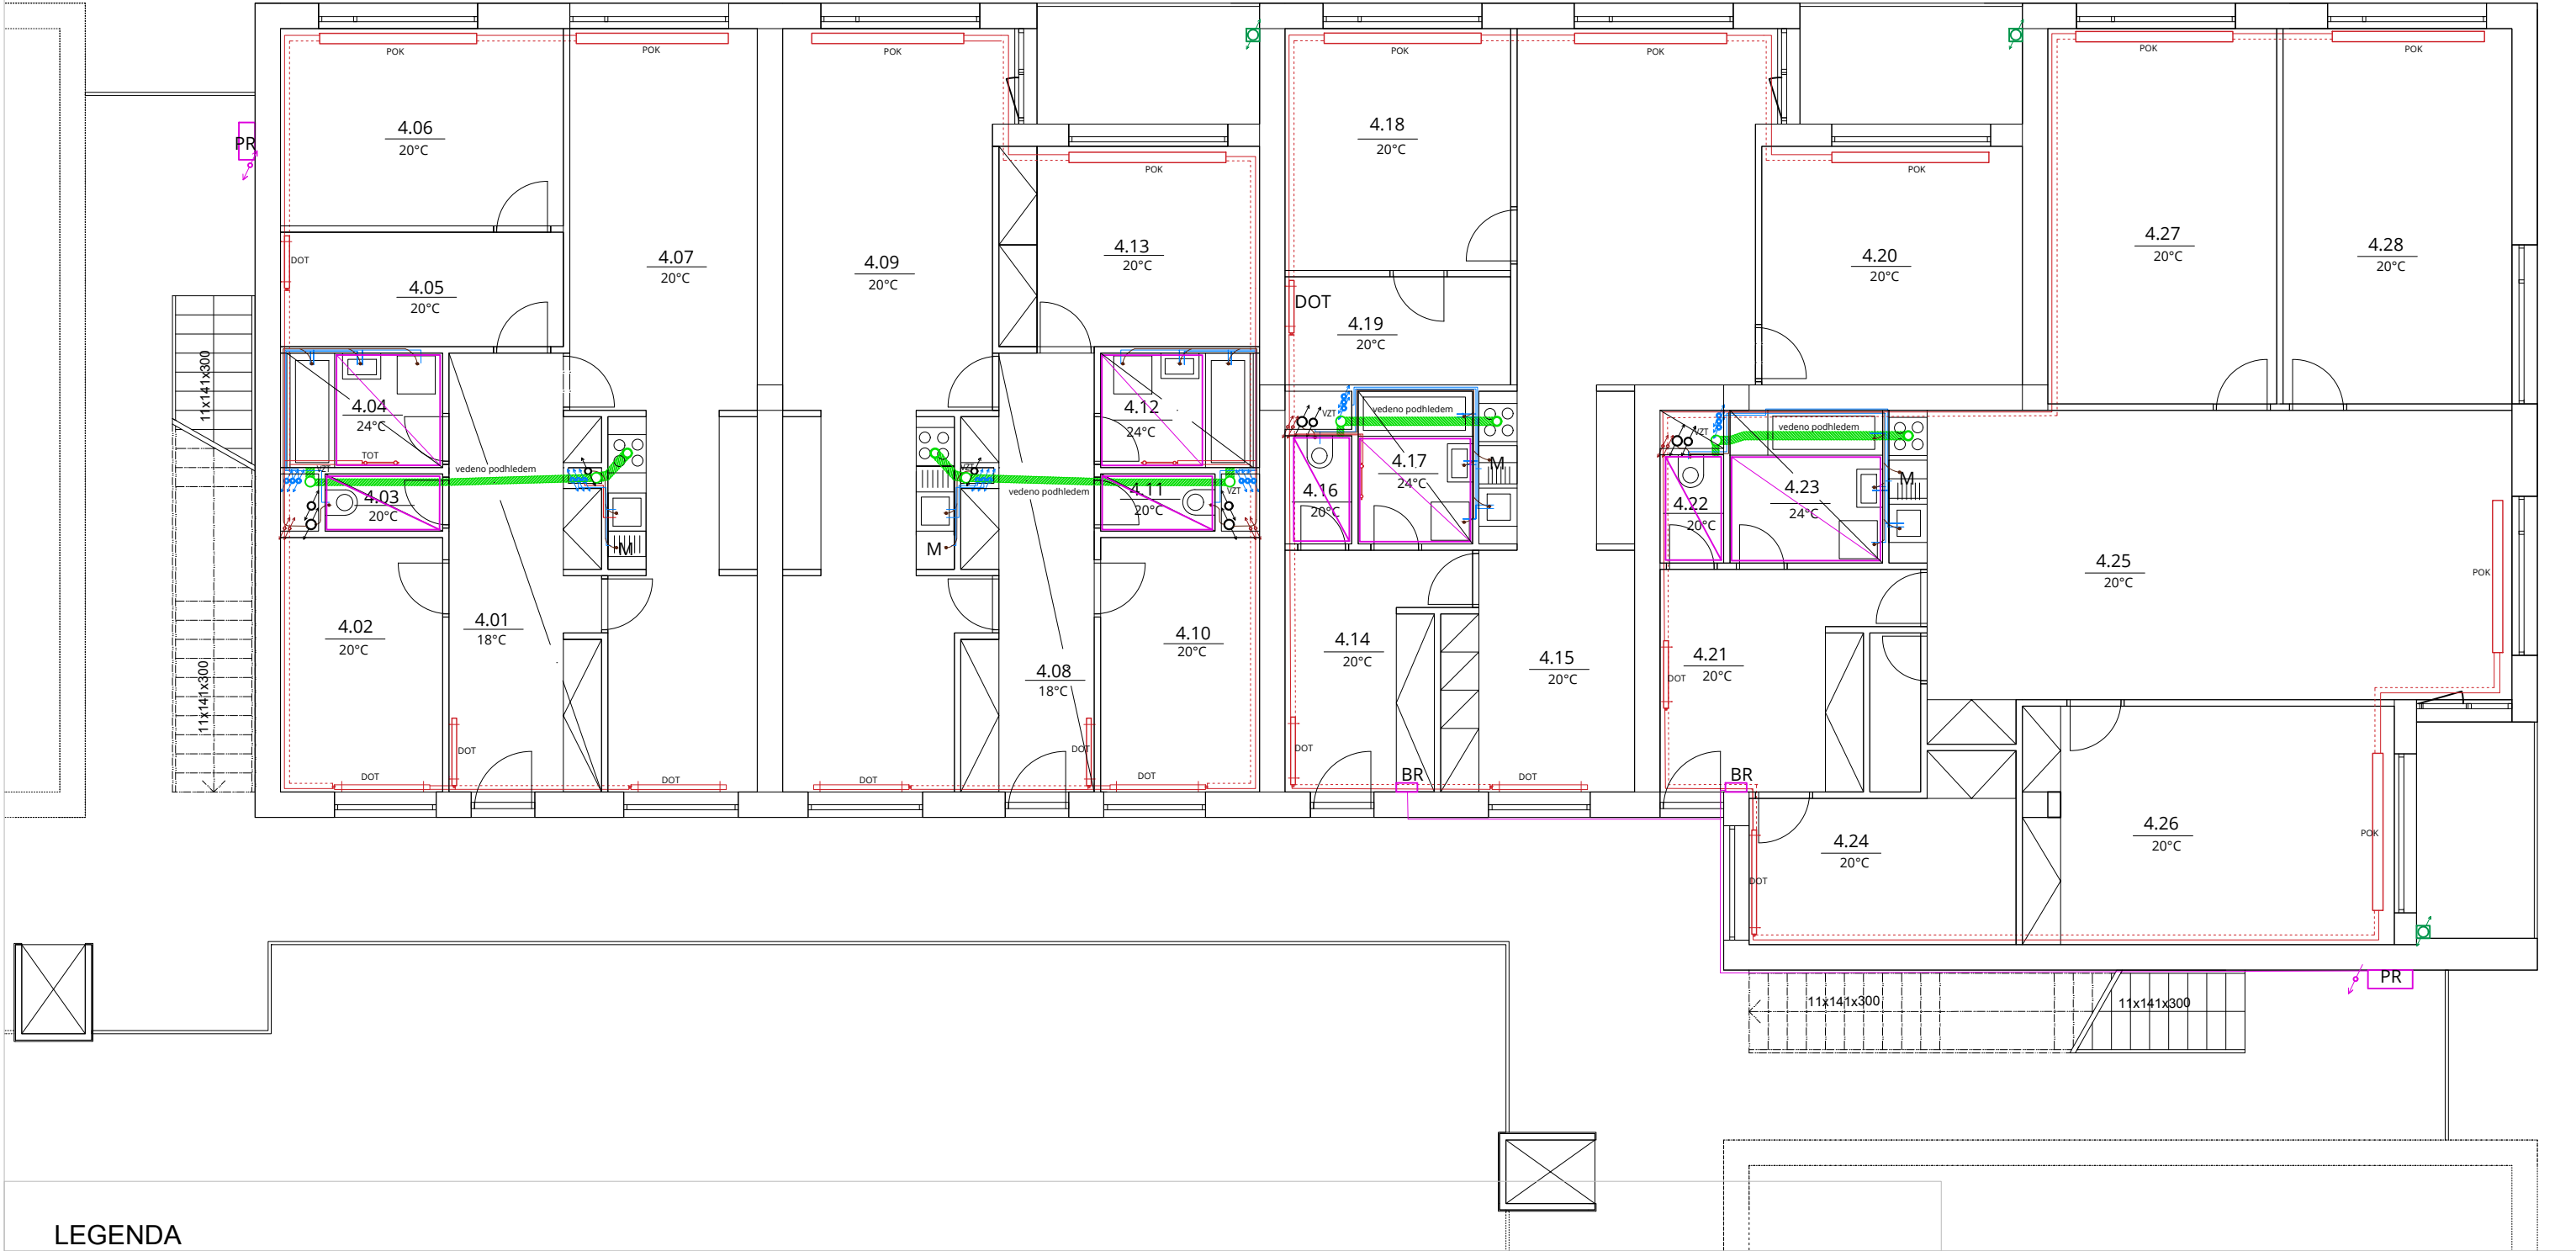

LEGENDA

VZDUCHOTECHNIKA

- VZT
- STOUPACÍ POTRUBÍ
 - ODVOD VZDUCHU
 - SDK PODHLED

KANALIZACE

- PŘIPOJOVACÍ POTRUBÍ
- DEŠŤOVÉ POTRUBÍ

VYTÁPĚNÍ

- PŘÍVODNÍ POTRUBÍ - V PODLAŽE
- VRATNÉ POTRUBÍ - V PODLAŽE
- T
- STOUPACÍ POTRUBÍ
- DOT
- DESKOVÉ OTOPNÉ TĚLESO
- POK
- PODLAHOVÝ OTOPNÝ KONVEKTOR


VODOVOD

- STUDENÁ VODA
- TEPLÁ VODA
- CÍRKULAČNÍ VODA
- V
- STOUPACÍ POTRUBÍ
- HUV
- HLAVNÍ UZÁVĚR VODY
- VS
- VODOMĚRNÁ SESTAVA

ELEKTROINSTALACE

- EL. ROZVOD
- HDR
- HLAVNÍ DOMOVNÍ ROZVADĚČ
- PR
- PATROVÝ ROZVADĚČ
- BR
- BYTOVÝ ROZVADĚČ
- EL. PŘÍMOTOPNÉ PODLAHOVÉ VYTÁPĚNÍ
- NENÍ SOUČÁSTÍ BAKALÁŘSKÉ PRÁCE

Vedoucí ústavu	doc. Ing. arch. Michal Kohout		
Vedoucí atelieru	MgA. Ondřej Císlar, Ph.D.		
Konzultant	doc. Ing. Václav Bystřický, CSc.		
Vypracovala	Marta Waloszková		
projekt : BYTOVÝ DŮM V HOLEŠOVICÍCH Na Maninách, Praha 7, Bpv: ±0,000 = 184,5 mm		formát	A3
		datum	05/2017
		část	TZB
obsah : PŮDORYS 4NP		měřítko: 1:100	č. výkresu: E 3.3.5

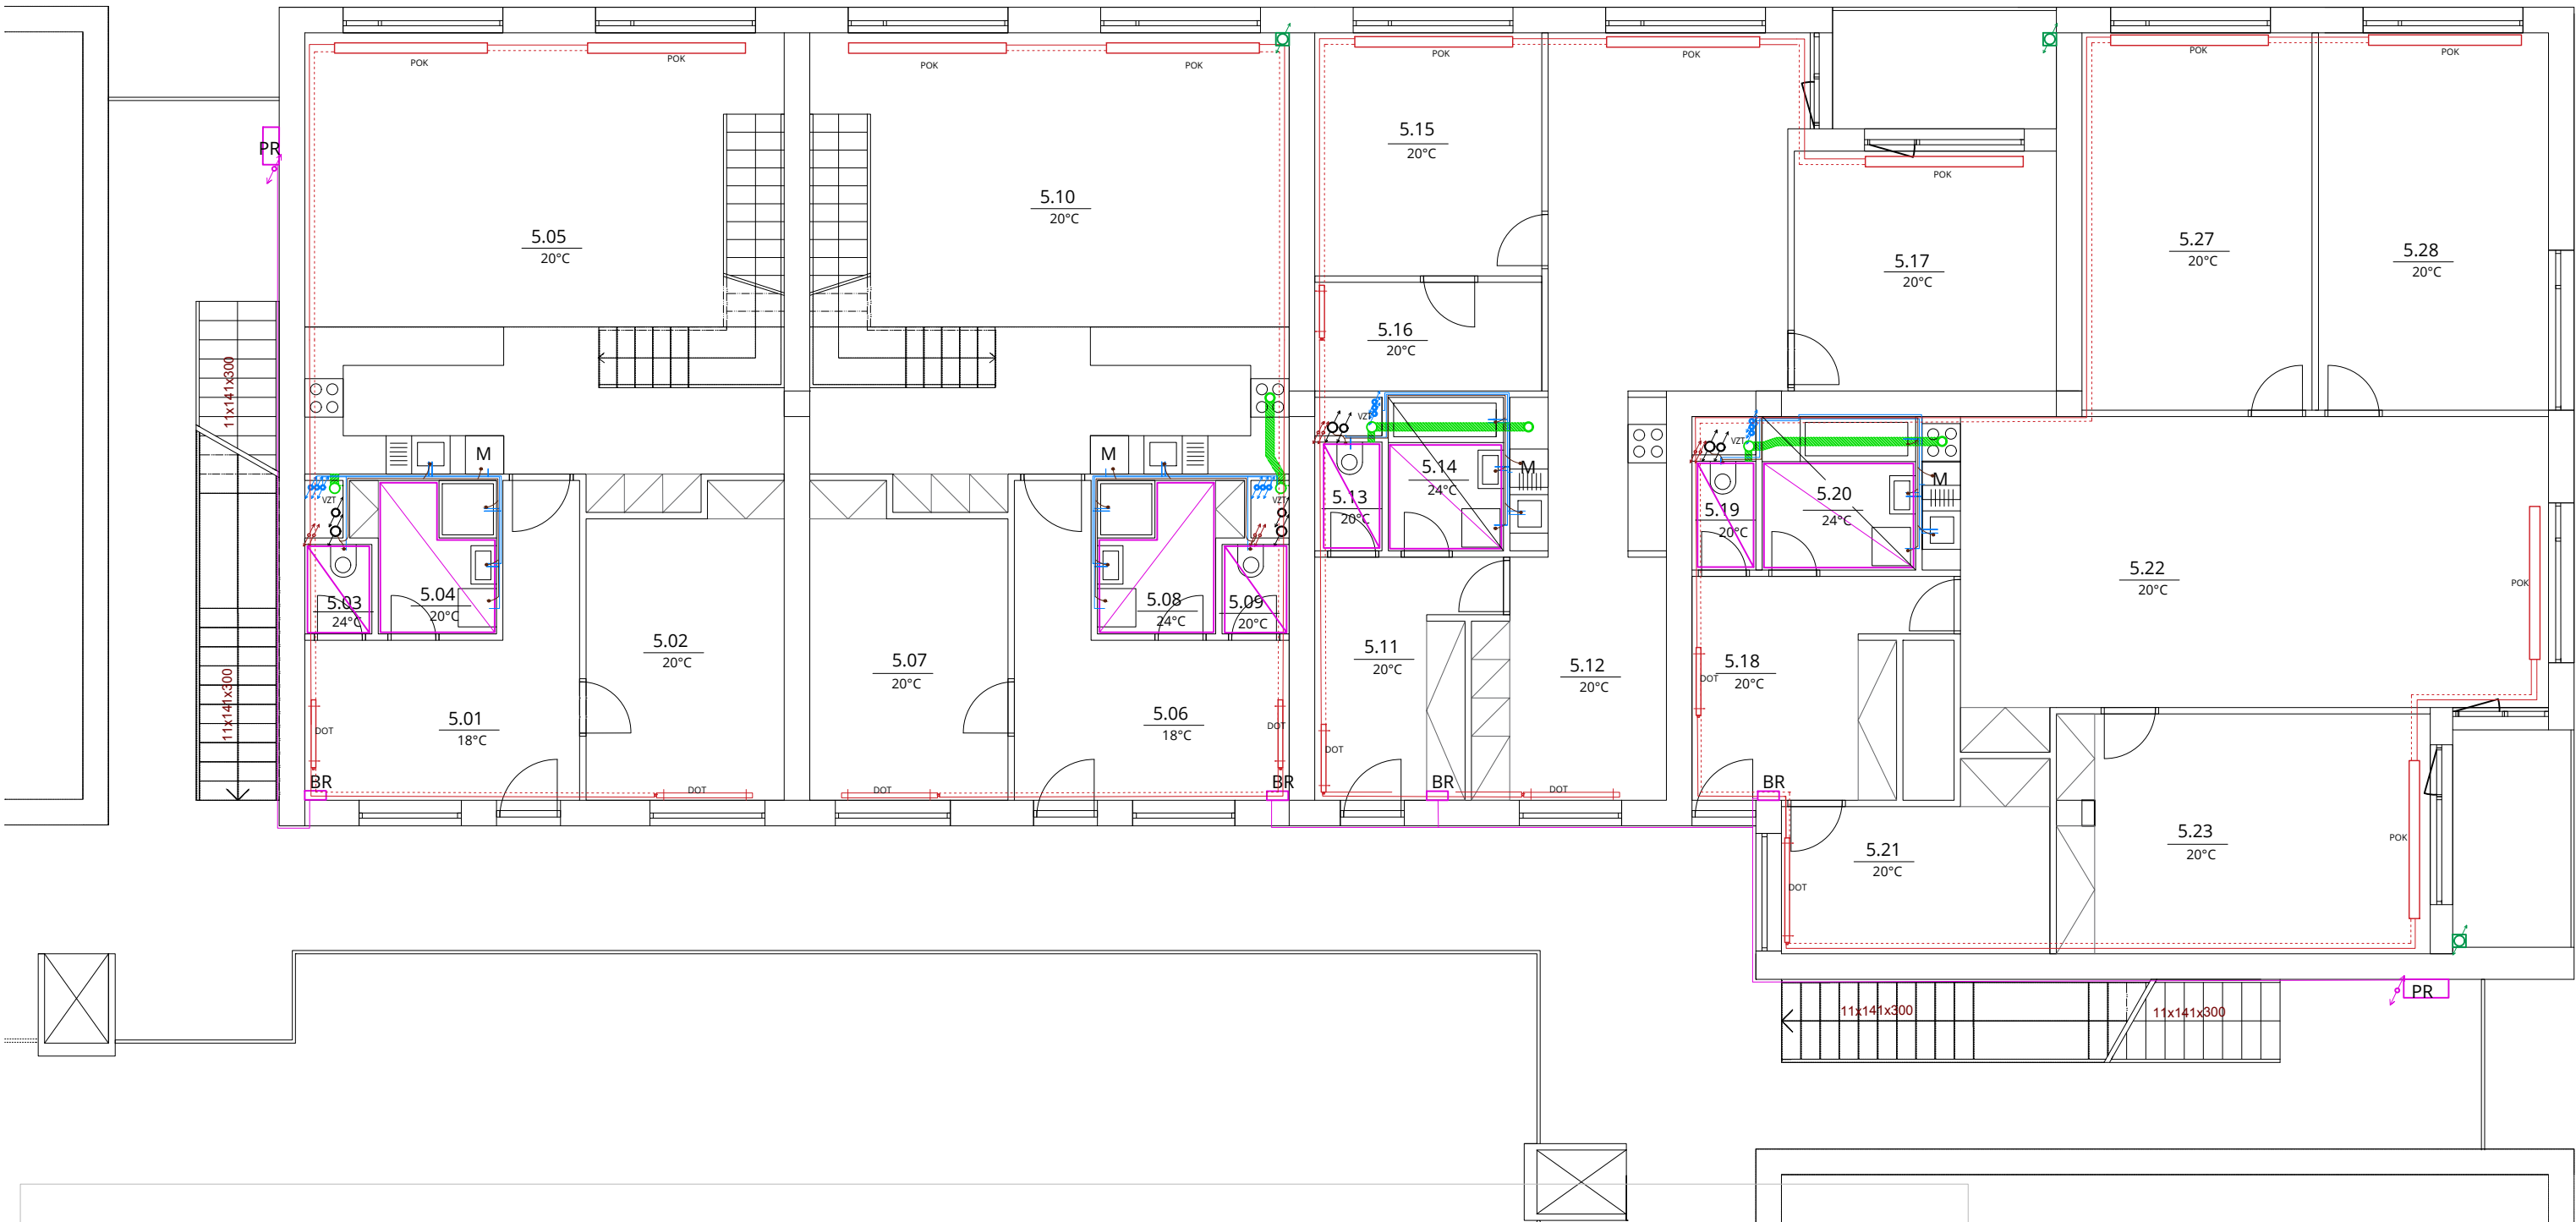

LEGENDA

VZDUCHOTECHNIKA

- VZT STOUPACÍ POTRUBÍ
ODVOD VZDUCHU
SDK PODHLED

KANALIZACE

- PŘIPOJOVACÍ POTRUBÍ
DEŠŤOVÉ POTRUBÍ

VYTÁPĚNÍ

- PŘÍVODNÍ POTRUBÍ - V PODLAŽÍ
VRATNÉ POTRUBÍ - V PODLAŽÍ
T STOUPACÍ POTRUBÍ
DOT DESKOVÉ OTOPNÉ TĚLESO
POK PODLAHOVÝ OTOPNÝ KONVEKTOR


VODOVOD

- STUDENÁ VODA
TEPLÁ VODA
CÍRKULAČNÍ VODA
V STOUPACÍ POTRUBÍ
HUV HLAVNÍ UZÁVĚR VODY
VS VODOMĚRNÁ SESTAVA

ELEKTROINSTALACE

- EL. ROZVOD
HVR HLAVNÍ DOMOVNÍ ROZVADĚČ
PR PATROVÝ ROZVADĚČ
BR BYTOVÝ ROZVADĚČ
EL. PŘÍMOTOPNÉ PODLAHOVÉ VYTÁPĚNÍ
NEJÍ SOUČÁSTÍ BAKALÁŘSKÉ PRÁCE

Vedoucí ústavu	doc. Ing. arch. Michal Kohout		
Vedoucí atelieru	MgA. Ondřej Čisler, Ph.D.		
Konzultant	doc. Ing. Václav Bystřický, CSc.		
Vypracovala	Marta Waloszková		
projekt : BYTOVÝ DŮM V HOLEŠOVICÍCH Na Manínách, Praha 7, Bpv: ±0,000 = 184,5 mm		formát	A3
		datum	05/2017
		část	TZB
obsah : PŮDORYS 5NP		měřítko: 1:100	č. výkresu: F 3.3.6

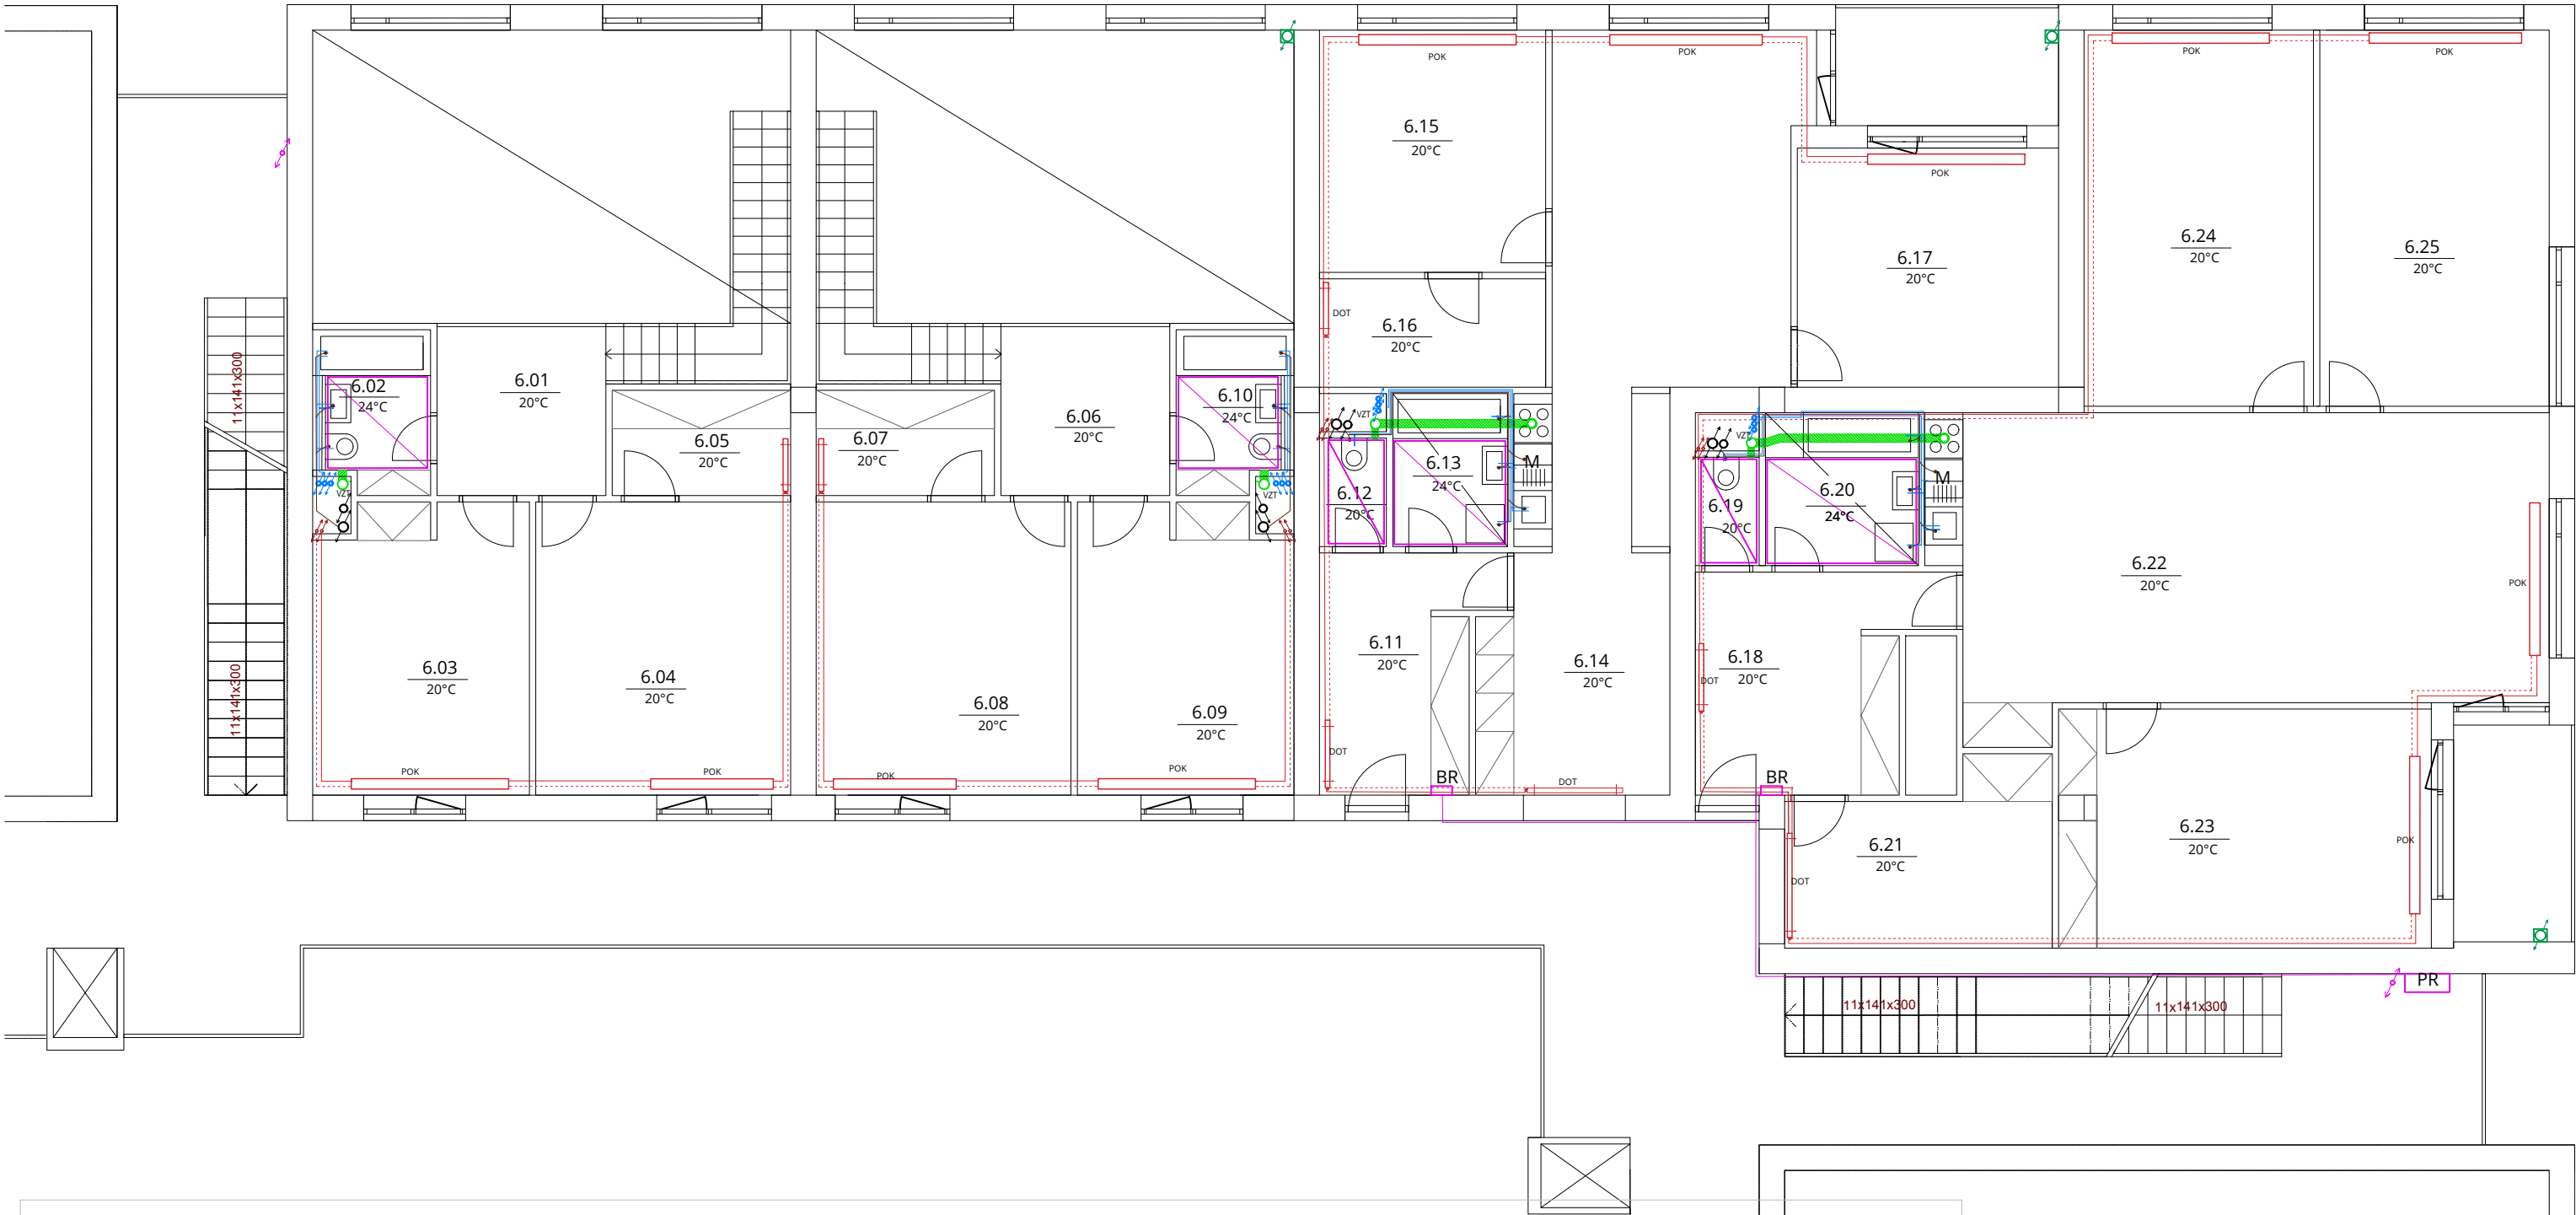

LEGENDA

VZDUCHOTECHNIKA

- VZT
- STOUPACÍ POTRUBÍ
 - ODVOD VZDUCHU
 - SDK PODHLED

KANALIZACE

- PŘIPOJOVACÍ POTRUBÍ
- DEŠŤOVÉ POTRUBÍ

VYTÁPĚNÍ

- PŘÍVODNÍ POTRUBÍ - V PODLAŽE
- VRATNÉ POTRUBÍ - V PODLAŽE
- T
- STOUPACÍ POTRUBÍ
- DOT
- DESKOVÉ OTOPNÉ TĚLESO
- POK
- PODLAHOVÝ OTOPNÝ KONVEKTOR


VODOVOD

- STUDENÁ VODA
- TEPLÁ VODA
- CÍRKULAČNÍ VODA
- V
- STOUPACÍ POTRUBÍ
- HUV
- HLAVNÍ UZÁVĚR VODY
- VS
- VODOMĚRNÁ SESTAVA

ELEKTROINSTALACE

- EL. ROZVOD
- HDR
- HLAVNÍ DOMOVNÍ ROZVADĚČ
- PR
- PATROVÝ ROZVADĚČ
- BR
- BYTOVÝ ROZVADĚČ
- EL. PŘÍMOTOPNÉ PODLAHOVÉ VYTÁPĚNÍ
- NENÍ SOUČÁSTÍ BAKALÁŘSKÉ PRÁCE

Vedoucí ústavu	doc. Ing. arch. Michal Kohout		
Vedoucí atelieru	MgA. Ondřej Císlar, Ph.D.		
Konzultant	doc. Ing. Václav Bystřický, CSc.		
Vypracovala	Marta Waloszková		
projekt : BYTOVÝ DŮM V HOLEŠOVICÍCH Na Manínách, Praha 7, Bpv: ±0,000 = 184,5 mm		formát	A3
obsah : PŮDORYS 6NP		datum	05/2017
		část	TZB
		měřítko:	č. výkresu:
		1:100	F 3.3.7

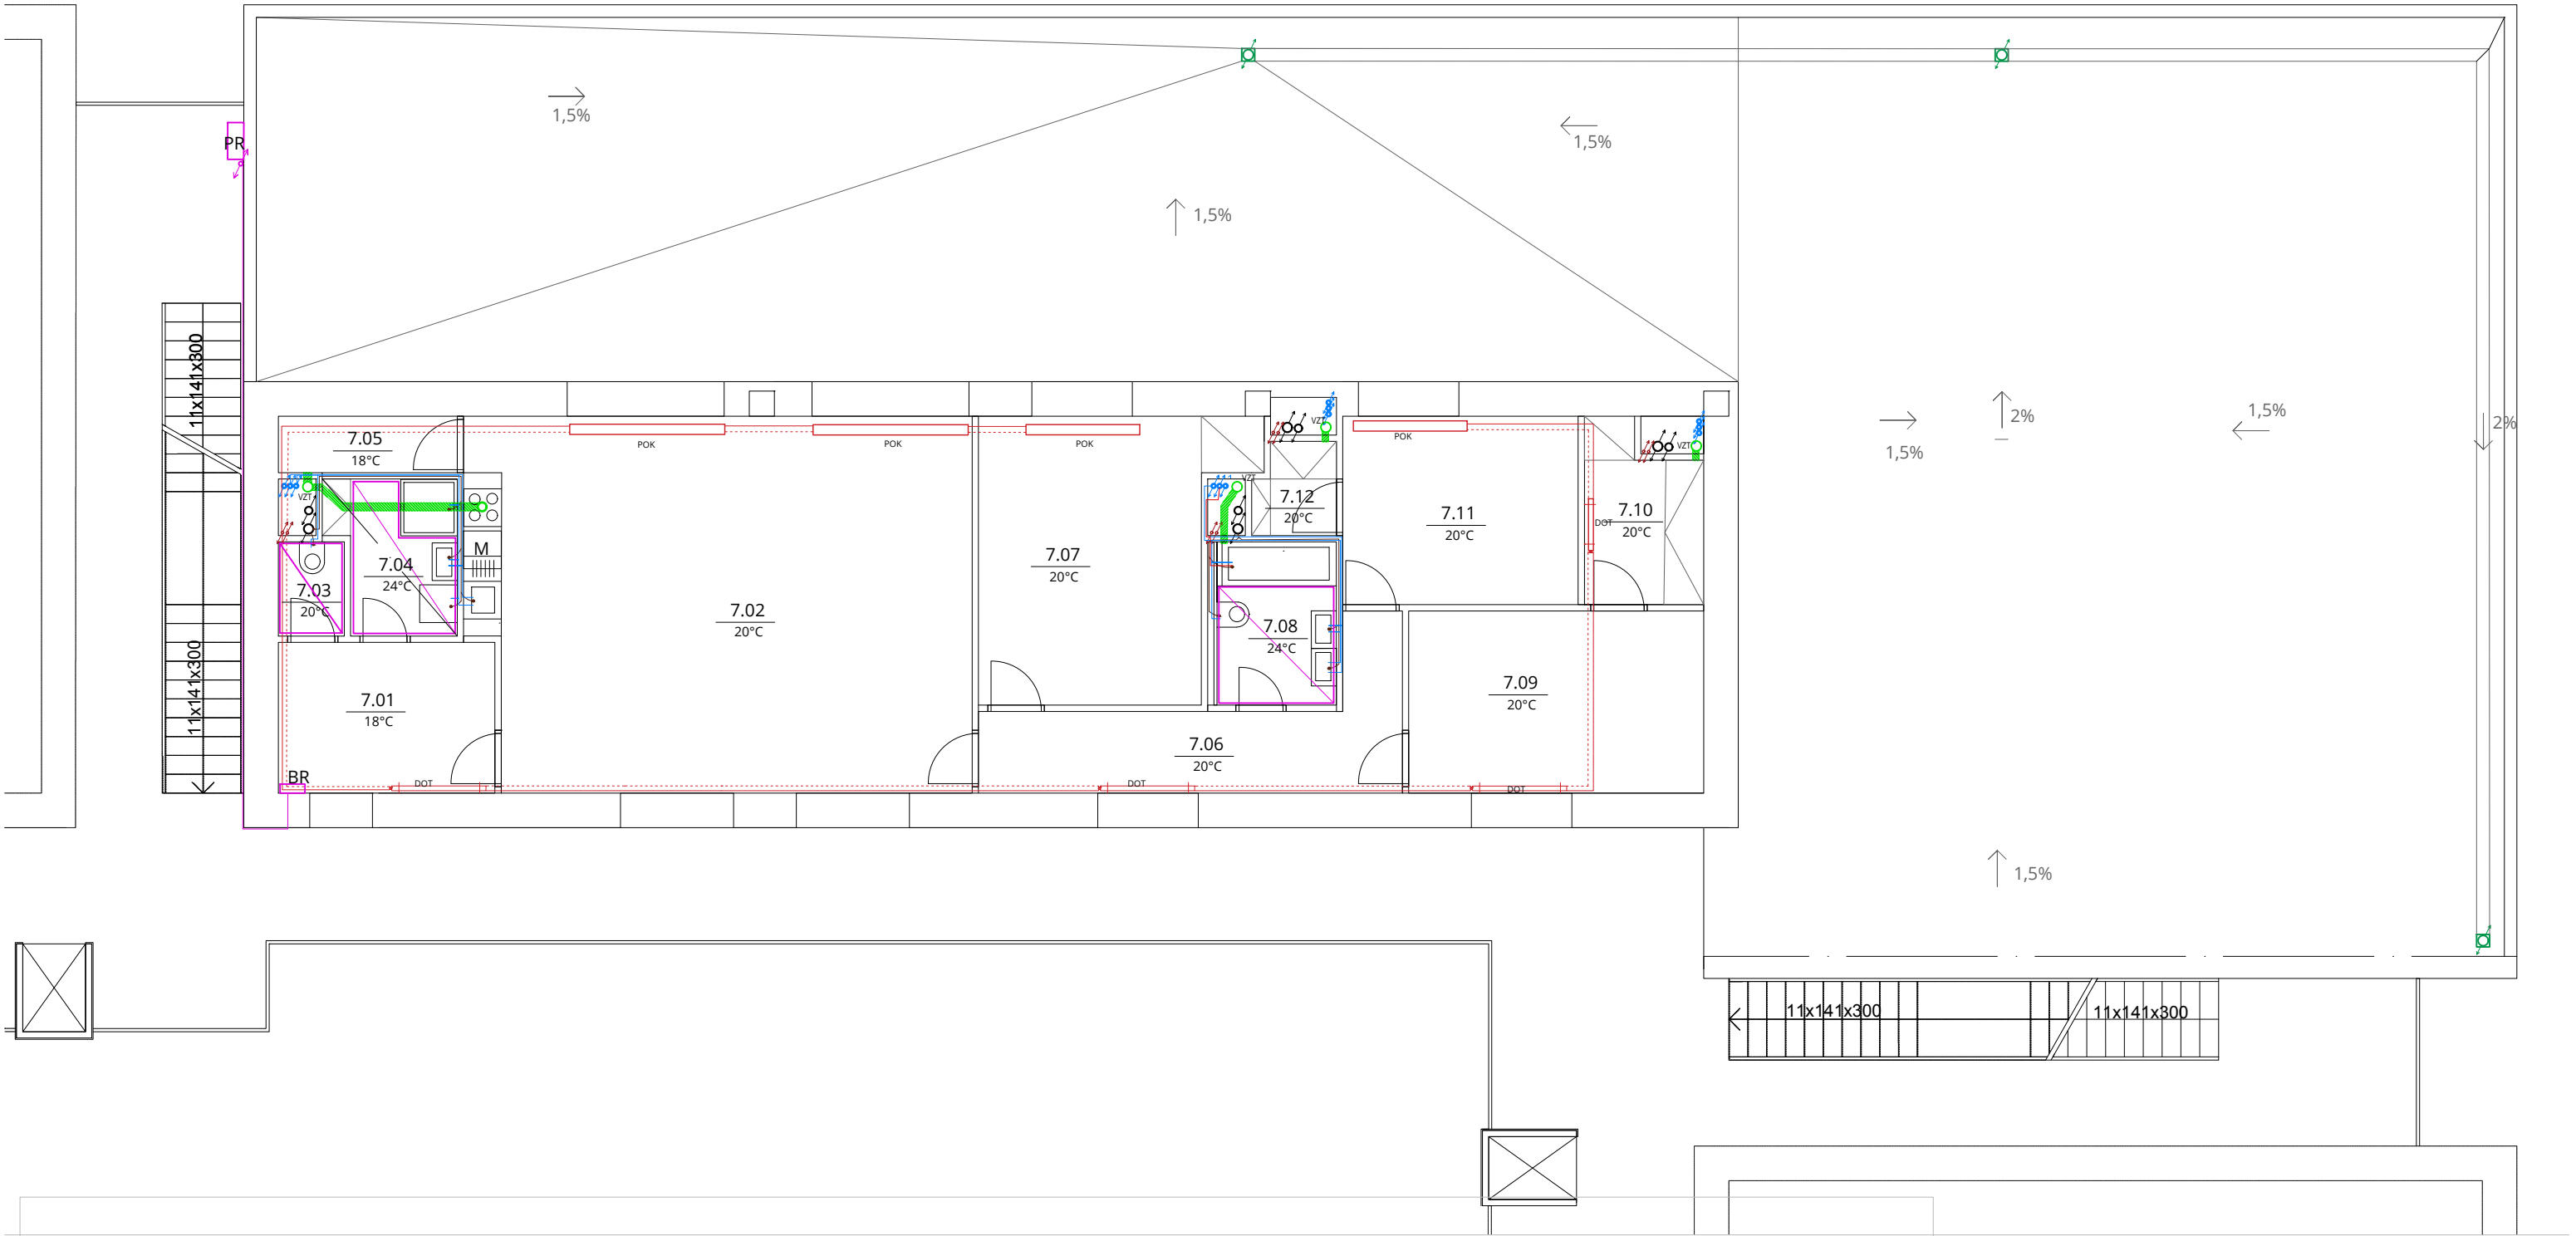

LEGENDA

VZDUCHOTECHNIKA

- VZT
- STOUPACÍ POTRUBÍ
 - ODVOD VZDUCHU
 - SDK PODHLED

KANALIZACE

- PŘIPOJOVACÍ POTRUBÍ
- DEŠŤOVÉ POTRUBÍ

VYTÁPĚNÍ

- PŘÍVODNÍ POTRUBÍ - V PODLAŽE
- VRATNÉ POTRUBÍ - V PODLAŽE
- T
- STOUPACÍ POTRUBÍ
- DOT
- DESKOVÉ OTOPNÉ TĚLESO
- POK
- PODLAHOVÝ OTOPNÝ KONVEKTOR

VODOVOD

- STUDENÁ VODA
- TEPLÁ VODA
- CÍRKULAČNÍ VODA
- V
- STOUPACÍ POTRUBÍ
- HUV
- HLAVNÍ UZÁVĚR VODY
- VS
- VODOMĚRNÁ SESTAVA

ELEKTROINSTALACE

- EL. ROZVOD
- HDR
- HLAVNÍ DOMOVNÍ ROZVADĚČ
- PR
- PATROVÝ ROZVADĚČ
- BR
- BYTOVÝ ROZVADĚČ
- EL. PŘÍMOTOPNÉ PODLAHOVÉ VYTÁPĚNÍ
- NENÍ SOUČÁSTÍ BAKALÁŘSKÉ PRÁCE

Vedoucí ústavu	doc. Ing. arch. Michal Kohout		
Vedoucí atelieru	MgA. Ondřej Císlar, Ph.D.		
Konzultant	doc. Ing. Václav Bystřický, CSc.		
Vypracovala	Marta Waloszková		
projekt : BYTOVÝ DŮM V HOLEŠOVICÍCH Na Manínách, Praha 7, Bpv: ±0,000 = 184,5 mm		formát	A3
		datum	05/2017
		část	TZB
obsah : PŮDORYS 7NP		měřítko: 1:100	č. výkresu: F 3.3.8